



辽宁省市政工程设计研究院有限公司  
LIAONING MUNICIPAL ENGINEERING DESIGN RESEARCH INSTITUTE CO., LTD

市政行业（给水、排水、热力、道路、桥梁、环境卫生）专业	甲级	证书：A121017784
建筑行业（建筑工程）	甲级	证书：A121017784
公路行业（公路）	乙级	证书：A121017784
城镇燃气、风景园林	乙级	证书：A221018111
岩土工程（勘察、设计）	甲级	证书：B121018114
岩土工程（物探测试检测监测）	乙级	证书：B221018759
水文地质勘察、工程测量	乙级	证书：B221018759
工程咨询（市政公用工程、建筑）	甲级	证书：甲062020010182
工程咨询（公路）	乙级	证书：乙062022010016
城乡规划编制	甲级	资质证书甲字23210678
土地机构从业等级	乙级	证书：LN2019282
特种设备设计许可（压力管道）		证书：TS1821071-2026

地址：沈阳市和平区南五马路185号  
ADD: No. 1 of Alley 185, Nanwu Road, Heping District, Shenyang, China  
邮编 (Postcode): 110006 E-mail: lnszy001@163.com  
电话 (TEL): 024-67919110 传真 (FAX): 024-67919110

设计专用章  
SPECIAL AUTHORIZED SEAL

本图未加盖设计专用章无效  
DRAWING INVALID WITHOUT THIS SEAL

注册执业章  
REGISTERED SEAL

项目名称  
PROJECT TITLE 彰武县东三片区地下管网及设施改造项目

单项工程  
SUB-PROJECT 管网综合规划


图纸名称  
DRAWING TITLE 规划总平面图（总图）

设计号  
PROJECT NO. 26308XM

版次 VERSION	1.0	2026.6.30

职责 FUNCTION	姓名 NAME	签字 SIGNATURE
项目负责人 PROJECT DIRECTOR	孙振	孙振
审定 APPROVED	张宏宝	张宏宝
审核 SCALE	孙振	孙振
校对 CHECKED	王宜颖	王宜颖
专业负责 DISCIPLINE CHIEF	孙振	孙振
设计 DESIGNED	张雅南	张雅南

专业 DISCIPLINE	管综	比例 SCALE	
阶段 STAGE	规划	图号 DRAWING NO.	01

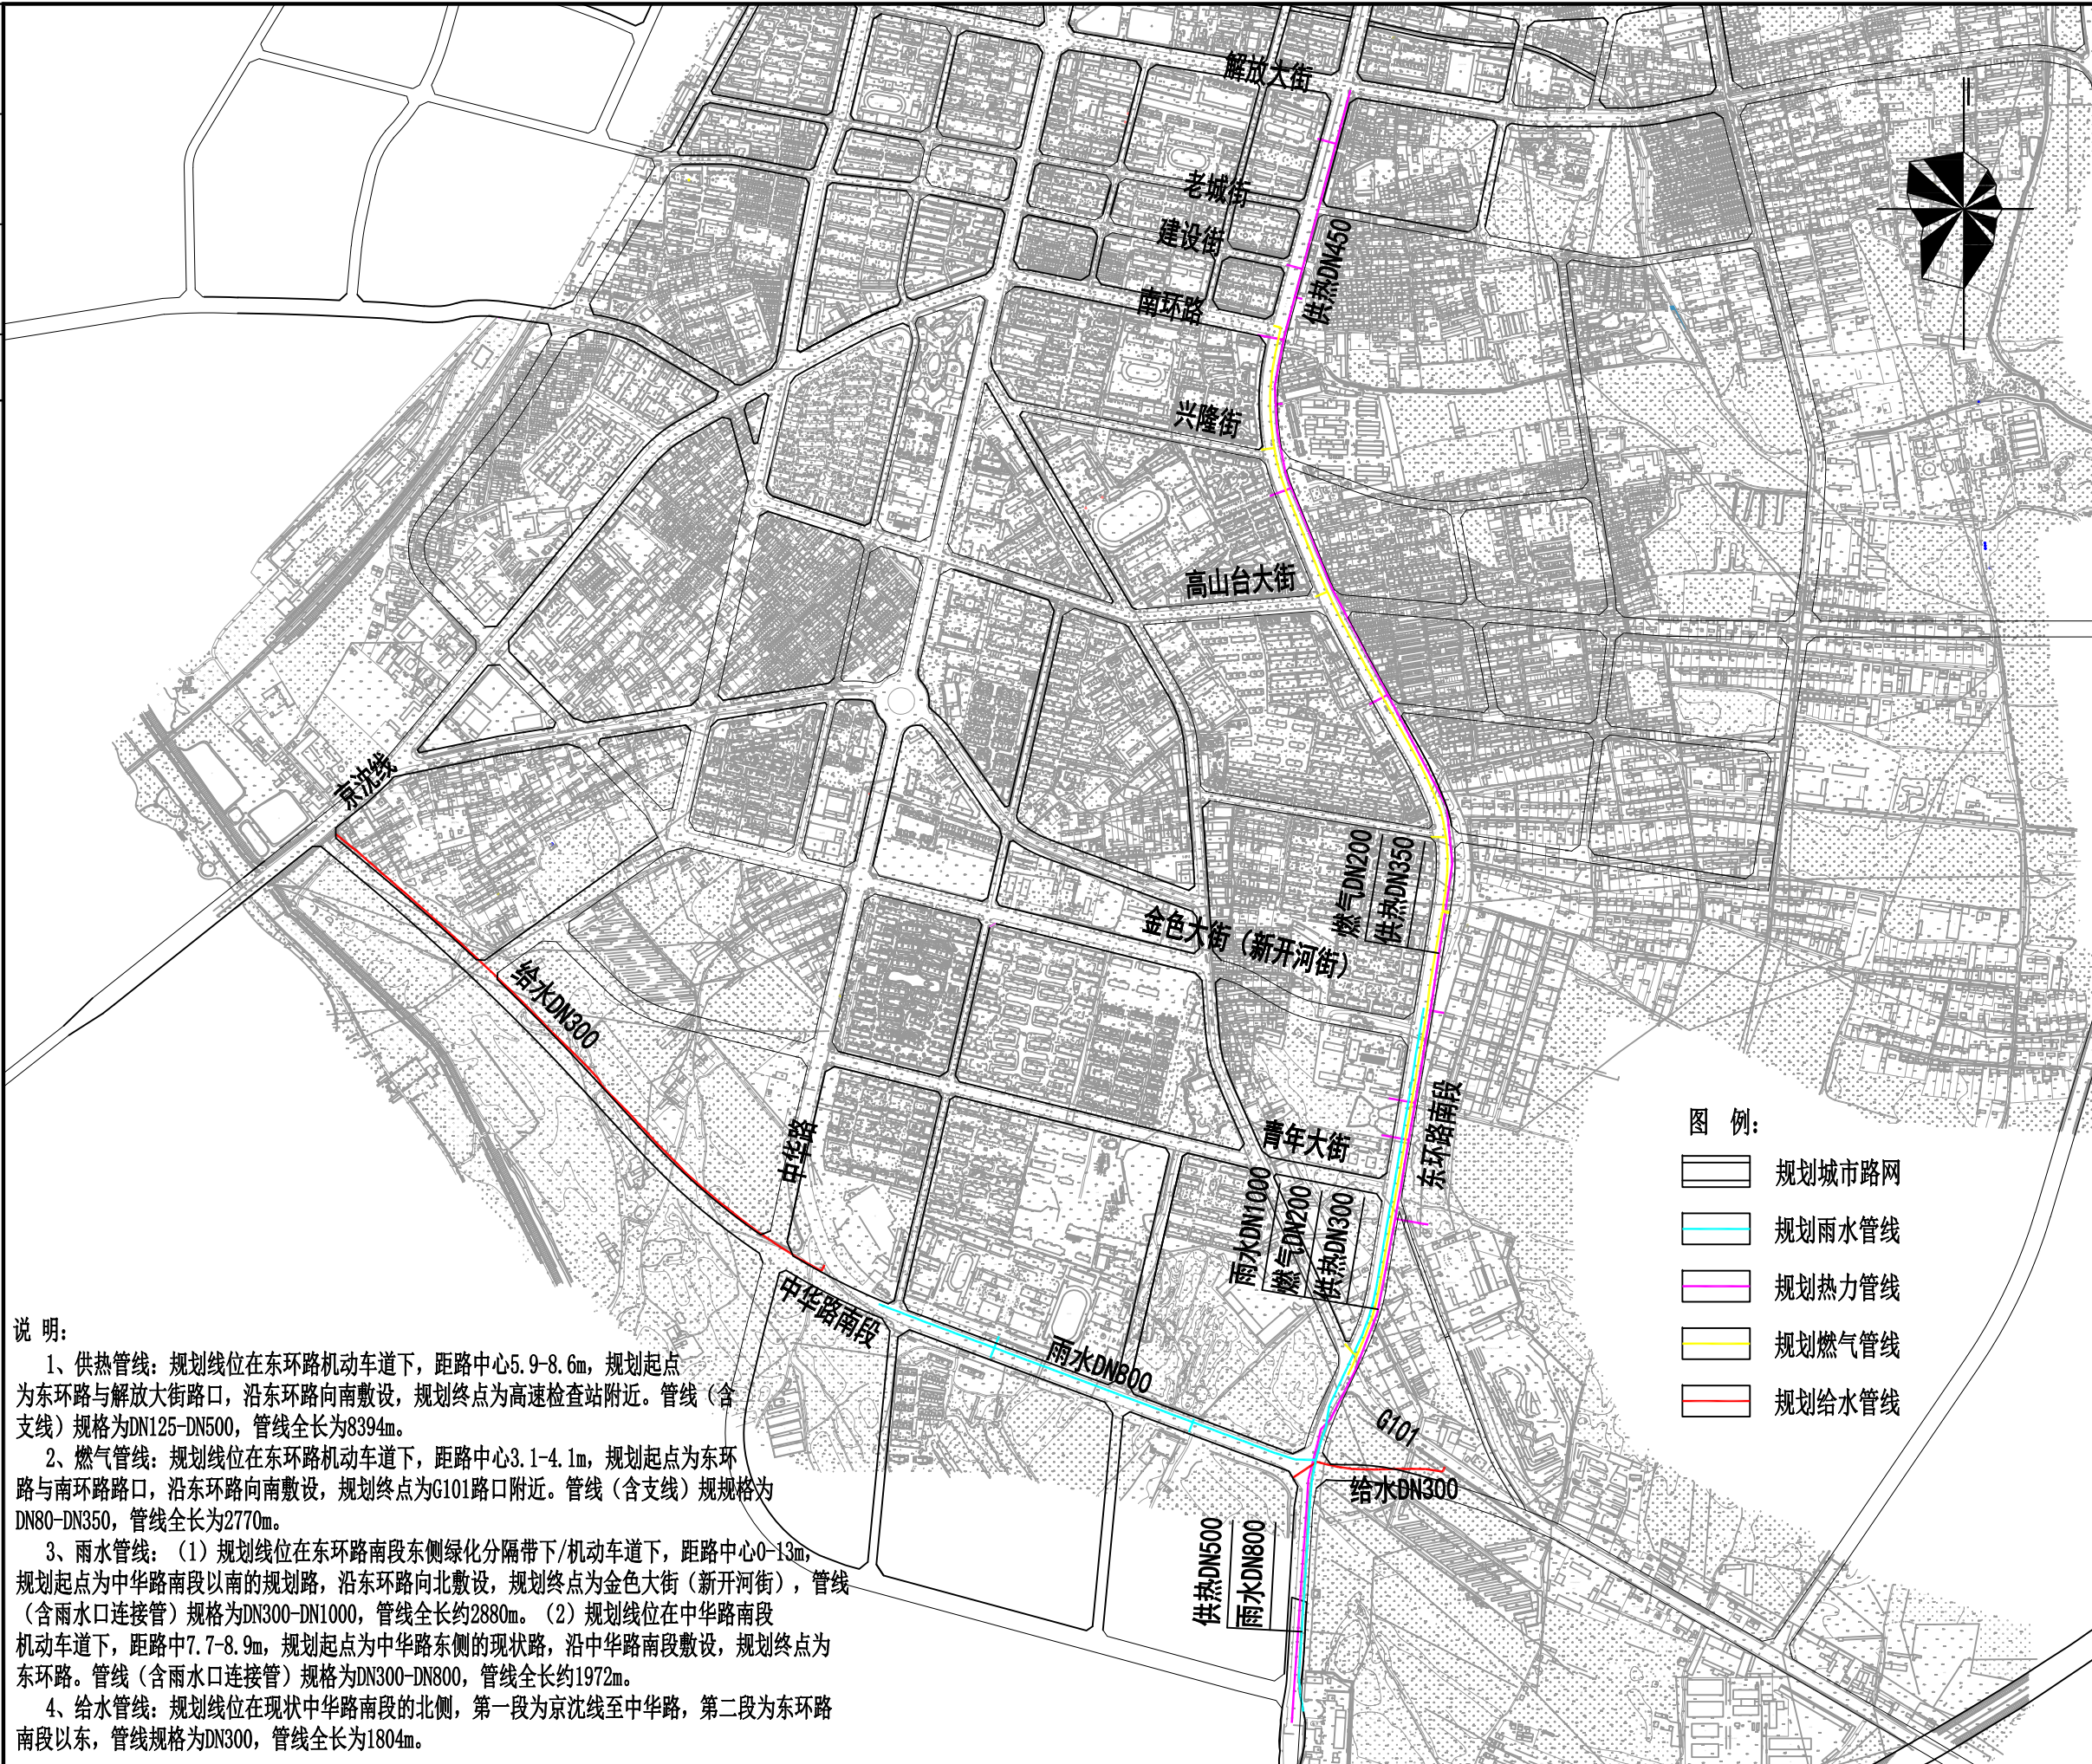

- 图例:
- 规划城市路网
  - 规划雨水管线
  - 规划热力管线
  - 规划燃气管线
  - 规划给水管线

说明:

- 1、供热管线：规划线位在东环路机动车道下，距路中心5.9-8.6m，规划起点为东环路与解放大街路口，沿东环路向南敷设，规划终点为高速检查站附近。管线（含支线）规格为DN125-DN500，管线全长为8394m。
- 2、燃气管线：规划线位在东环路机动车道下，距路中心3.1-4.1m，规划起点为东环路与南环路路口，沿东环路向南敷设，规划终点为G101路口附近。管线（含支线）规格为DN80-DN350，管线全长为2770m。
- 3、雨水管线：（1）规划线位在东环路南段东侧绿化分隔带下/机动车道下，距路中心0-13m，规划起点为中华路南段以南的规划路，沿东环路向北敷设，规划终点为金色大街（新开河街），管线（含雨水口连接管）规格为DN300-DN1000，管线全长约2880m。（2）规划线位在中华路南段机动车道下，距路中7.7-8.9m，规划起点为中华路东侧的现状路，沿中华路南段敷设，规划终点为东环路。管线（含雨水口连接管）规格为DN300-DN800，管线全长约1972m。
- 4、给水管线：规划线位在现状中华路南段的北侧，第一段为京沈线至中华路，第二段为东环路南段以东，管线规格为DN300，管线全长为1804m。